

WARIANT 1

PROKOM Jacek Mikoda ul. Karowa 10/3 65-544 Zielona Góra

Projekt budowlany remontu budynków B i C Zespołu Szkół w Brodach

Lokalizacja: Brody ul. Kiłńskiego 11 dz. 48/9

Inwestor: Zespół Szkół w Brodach
Brody ul. Kiłńskiego 11

Ogrzewanie i wentylacja

projektant mgr inż. Małgorzata Nodziejko


18/2002/Gw

DATA 12.2014

SKALA

1:100

NR RYS./STR 1S/36

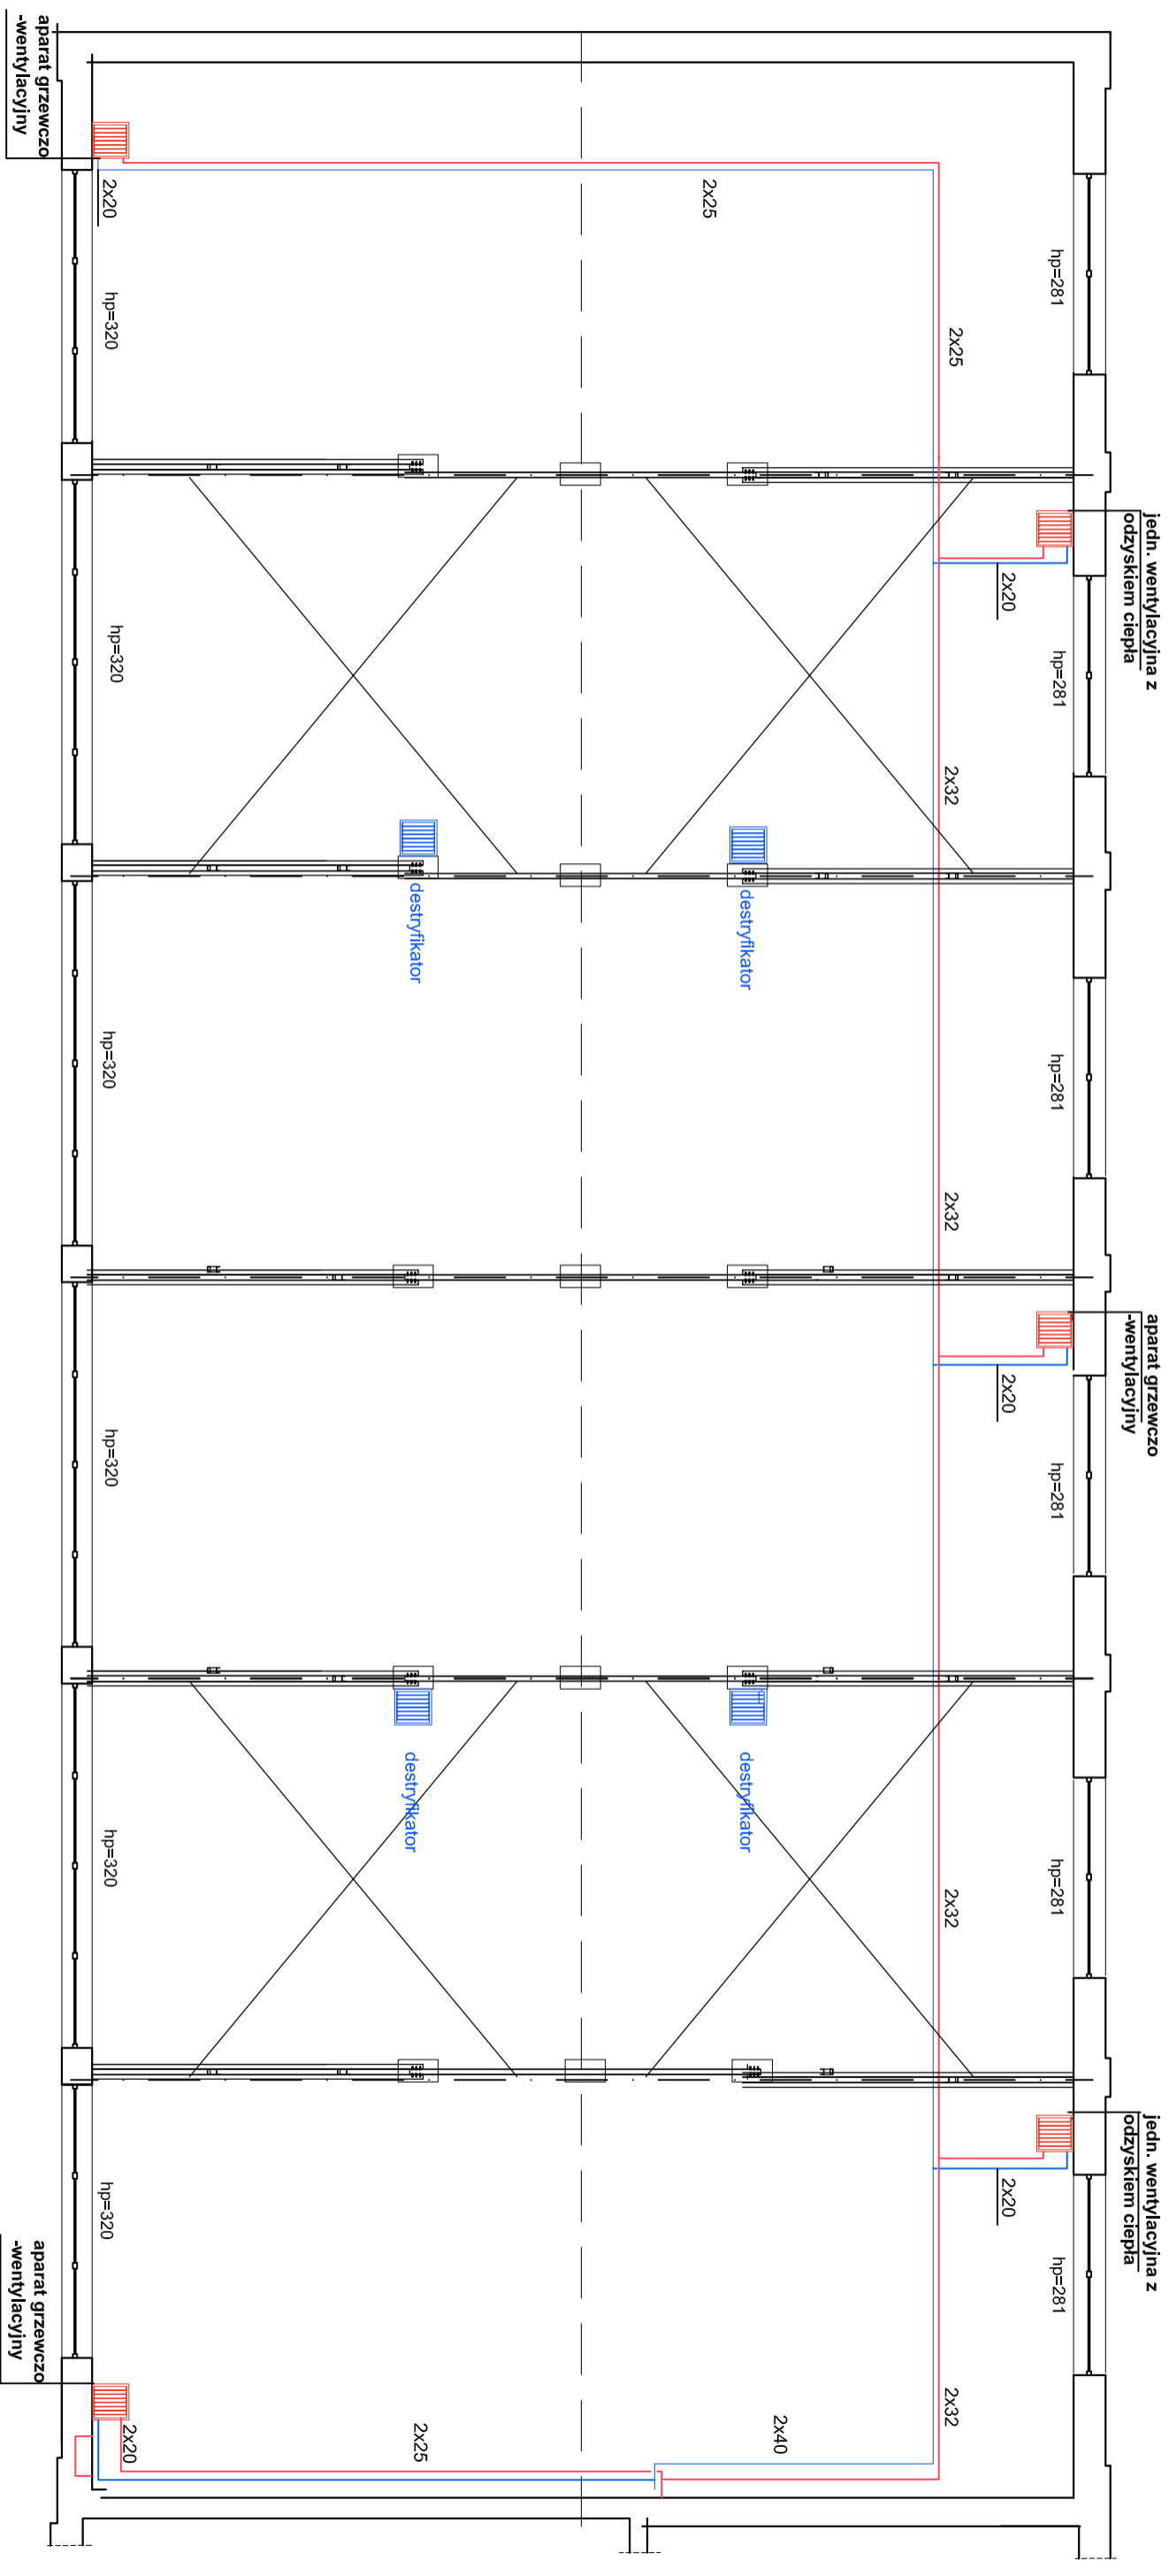

WARIANT 2

PROKOM Jacek Mikoda ul. Karowa 10/3 65-544 Zielona Góra

Projekt budowlany remontu budynków B i C Zespołu Szkół w Brodach

Lokalizacja: Brody ul. Kiłńskiego 11 dz. 48/9

Inwestor: Zespół Szkół w Brodach
Brody ul. Kiłńskiego 11

Ogrzewanie i wentylacja

projektant mgr inż. Małgorzata Nadziejko

18/2002/Gw


DATA 12.2014

SKALA

1:100

NR RYS./STR

25/37

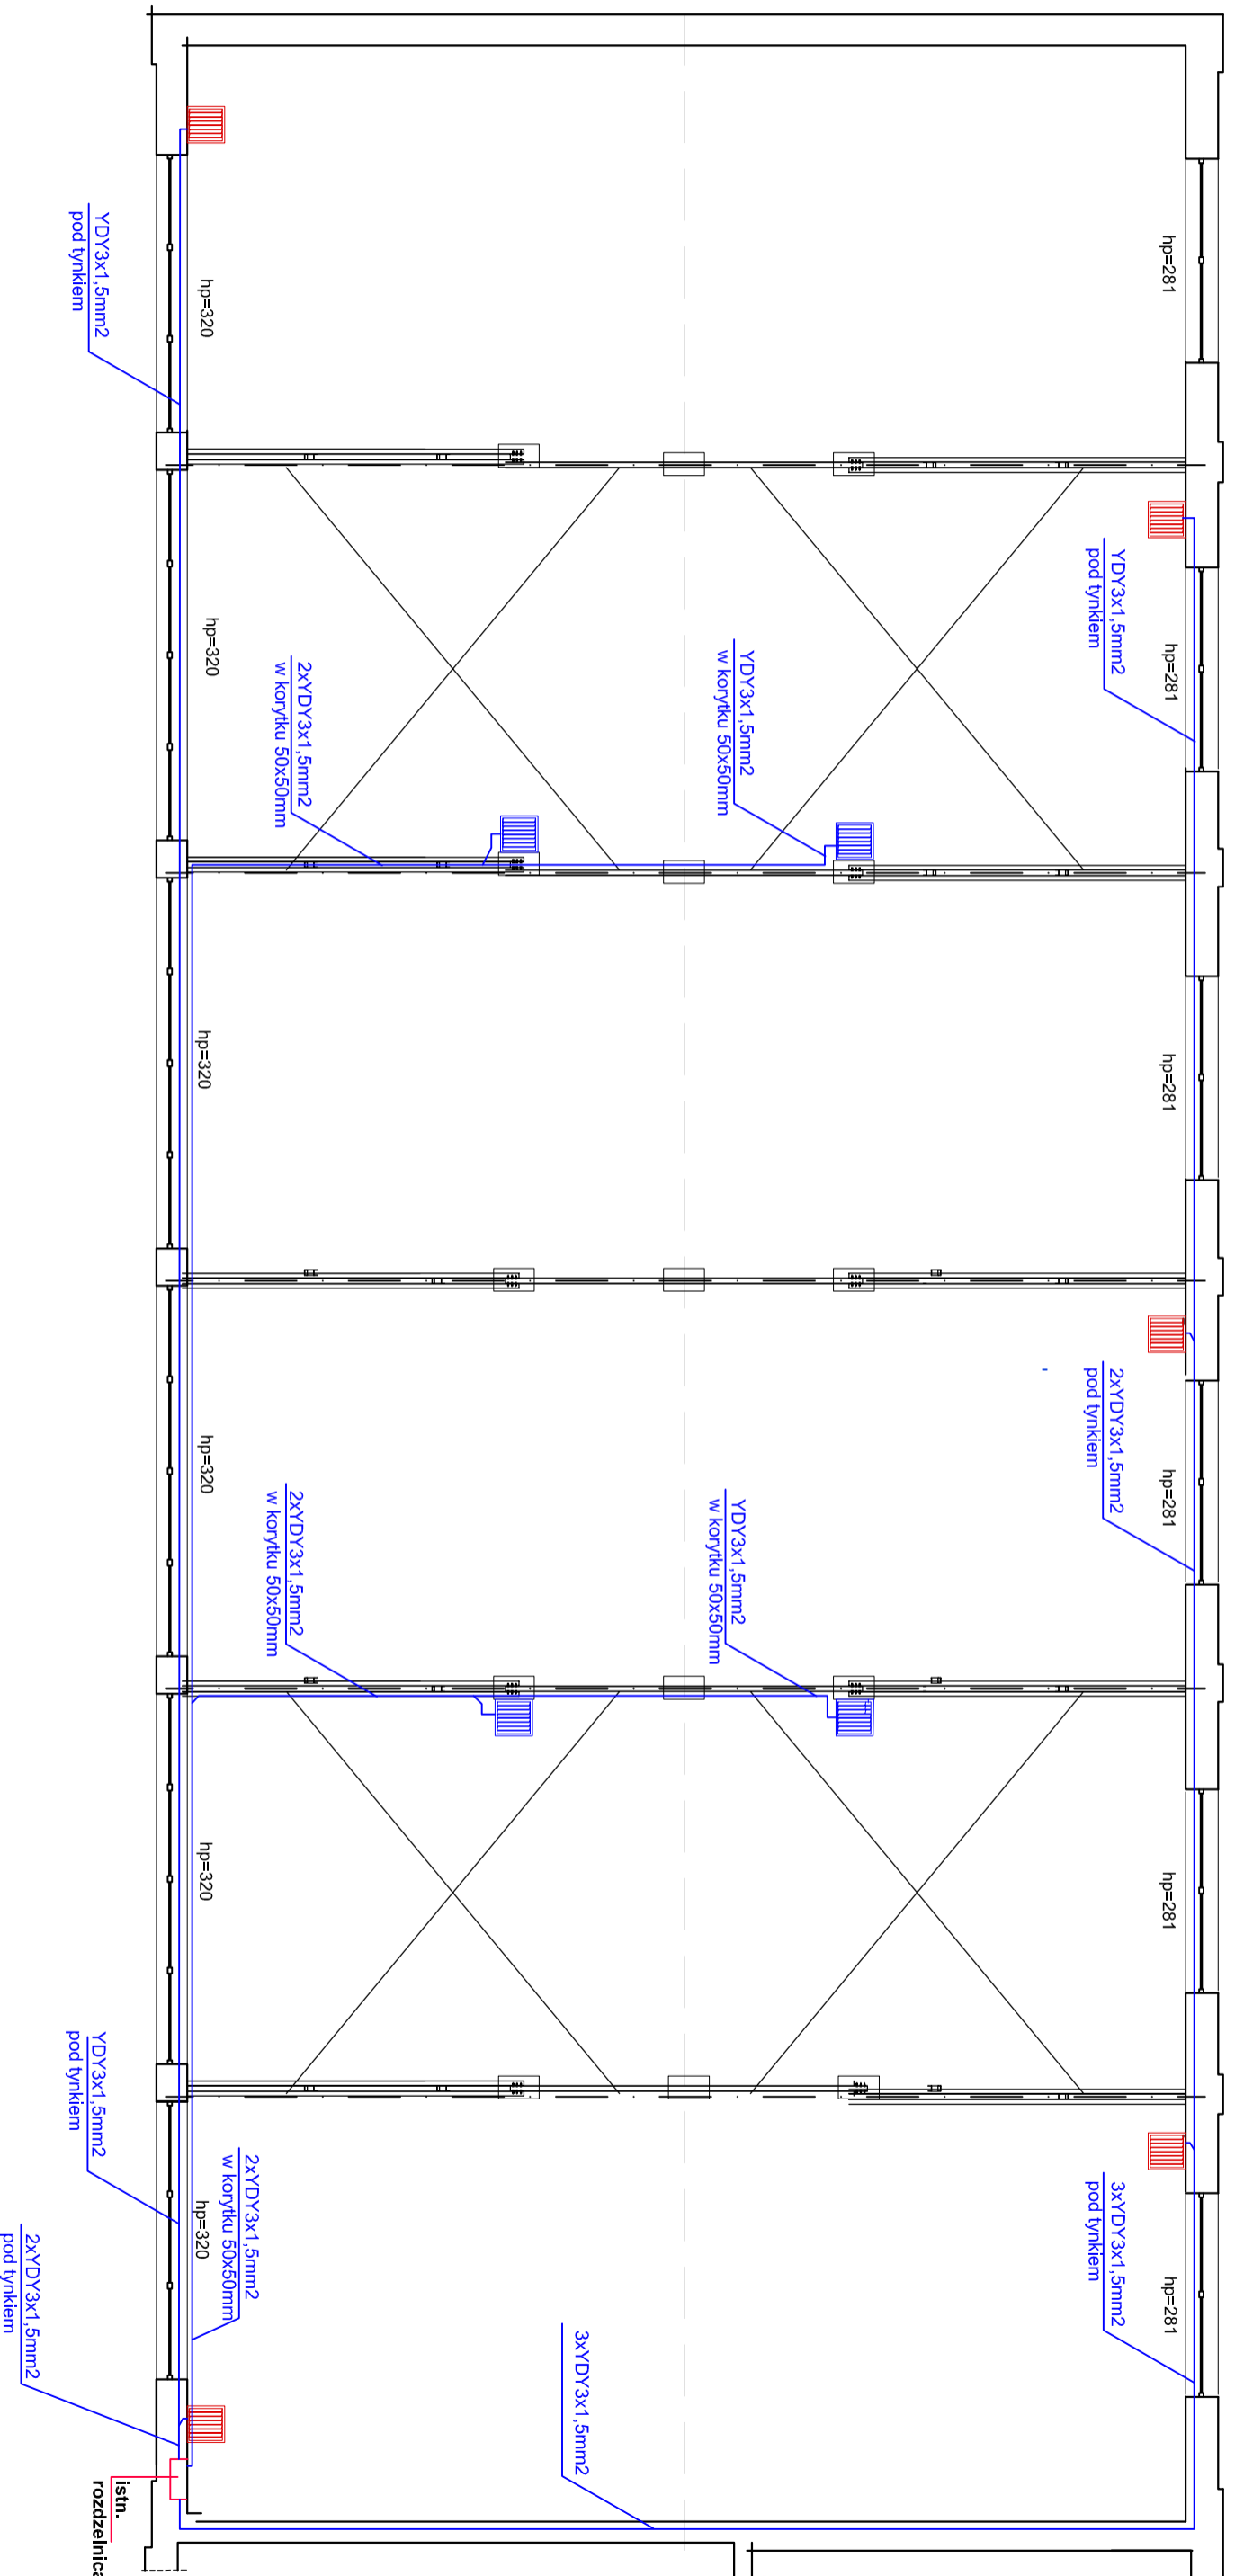

PROKOM Jacek Mikoda ul. Karowa 10/3 65-544 Zielona Góra

Projekt budowlany remontu budynków B i C Zespołu Szkół w Brodach
 Lokalizacja: Brody ul. Kiłińskiego 11 dz. 48/9

Inwestor: Zespół Szkół w Brodach
 Brody ul. Kiłińskiego 11

Instalacja zasilania urządzeń
 ogrzewania i wentylacji

projektant mgr inż. Marek Kieron

261/DOŚ/05

DATA 12.2014

SKALA

1:100

NR RYS./STR

1E/38